


PLANTA BAJA

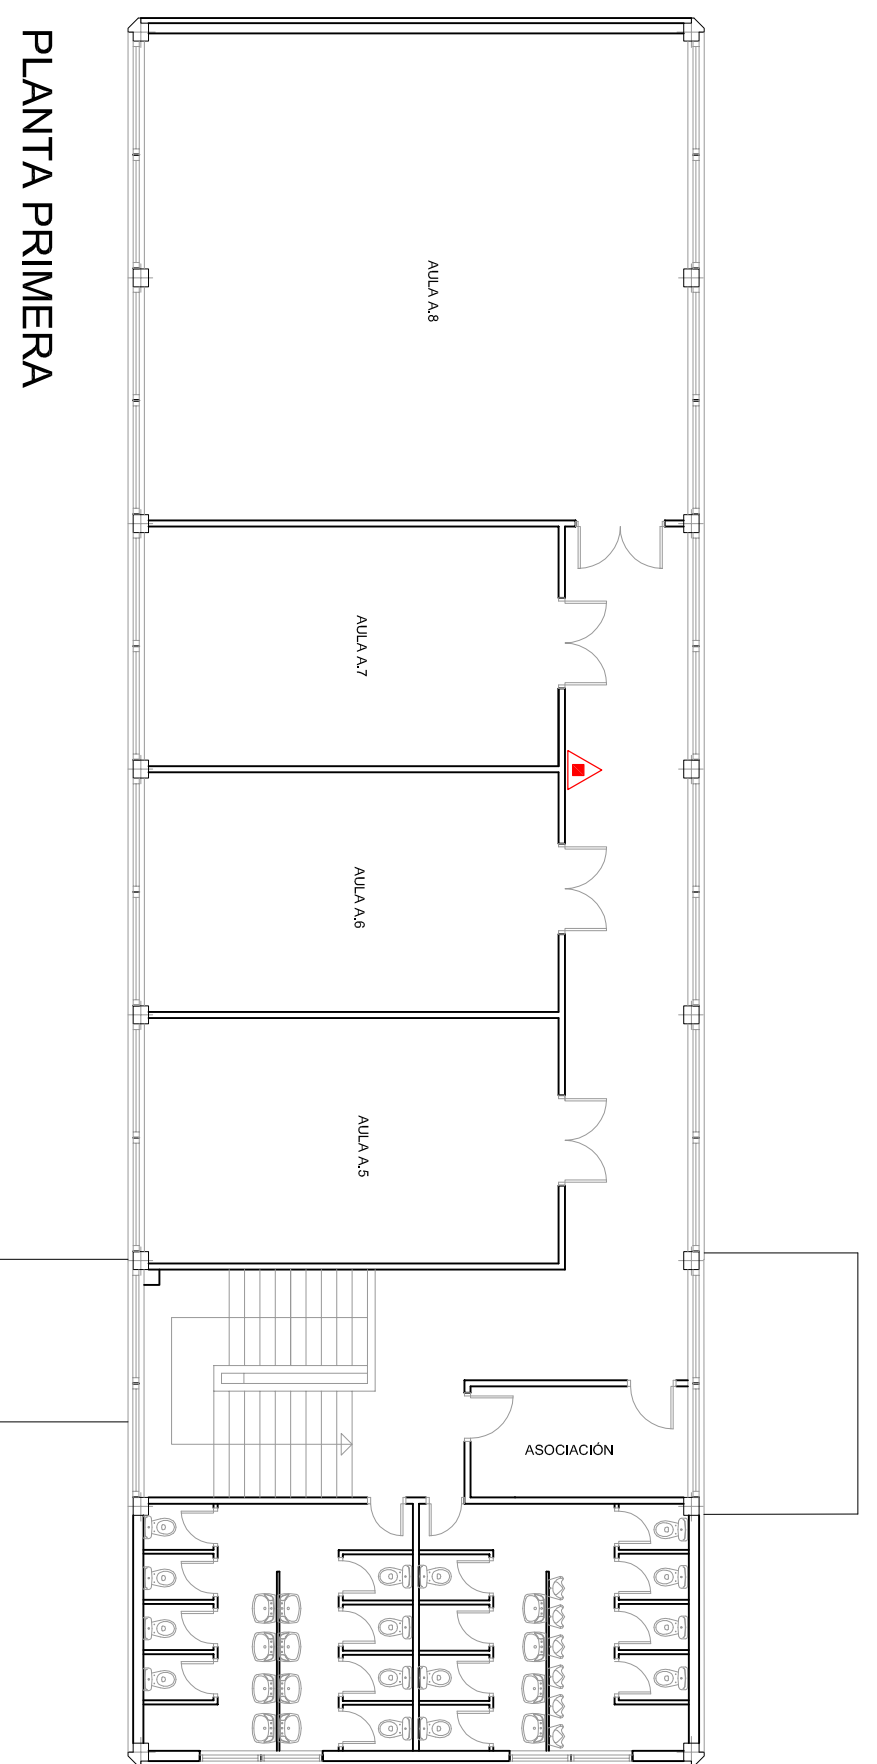

PLANTA PRIMERA

LEYENDA P. C.I.	
	EXTINTOR PORTÁTIL POLVO
	EXTINTOR PORTÁTIL CO2
	BOCA DE INCENDIOS EQUIPADA 25mm
	EXTINTOR AUTOMÁTICO POLVO
	DETECTOR DE HUMOS
	DETECTOR DE GAS
	PULSADOR MANUAL ALARMA
	SIRENA DE ALARMA
	ALUMBRADO DE EMERGENCIA
	CENTRAL DE INCENDIOS
	PULSADOR DISPARO EXTINCIÓN AUTOMÁTICA
	SISTEMA DE EXTINCIÓN AUTOMÁTICA POR GAS
	HIDRANTE

LEYENDA DE SUMINISTROS	
	LLAVE DE CORTE - AGUA
	LLAVE DE CORTE - GAS
	LLAVE DE CORTE - ELECTRICIDAD

PROYECTO: PLAN DE AUTOPROTECCIÓN Facultad de Veterinaria - UCM		
EMPLAZAMIENTO: Avenida Puerta de Hierro, 3. 28040. Madrid		
PLANO: PCI, Aulario A	ESCALA: 1/150	
ARQUITECTO TÉCNICO: David Santos Benítez	FECHA: MAYO 16	
PROPIEDAD: Universidad Complutense de Madrid	REVISIÓN: 1	
LA PROPIEDAD: EL ARQUITECTO TÉCNICO:	ACTUALIZACIÓN: 0	
PLANO Nº: P-8		



INGENIERIA LEGAL PLANNING
 C/ Ferraz 28, 2º Izq. 28008 - Madrid
 Tlf. 91 758 68 50, Fax: 91 54 1 60 35
 Email: planes@legalplanning.eu