


Facultad de Veterinaria
 Planos de ubicación de los desfibriladores
 Aulario A, planta 0



UNIVERSIDAD
 COMPLUTENSE
 MADRID

40°26'56.9"N 3°44'16.6"W

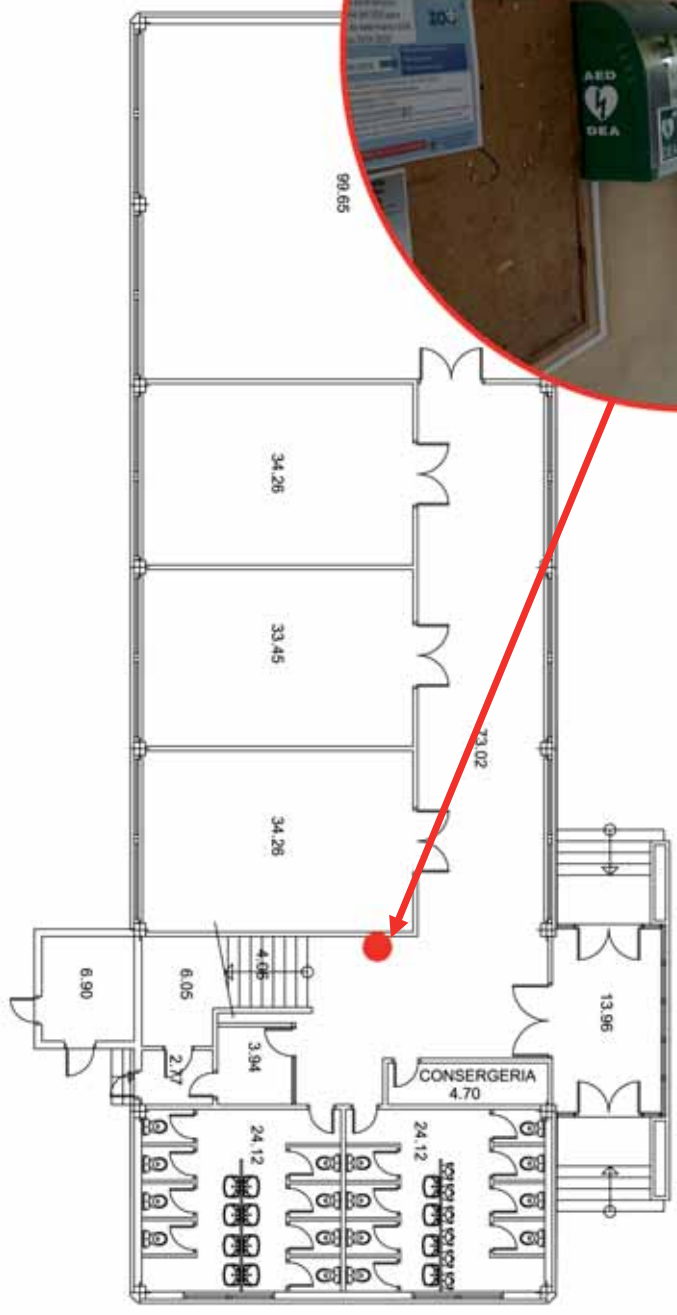

SUP. CONSTRUIDA 407,25 m²

proyecto:	XXX	estado de proyecto:	XXX
autor:	XXX	FECHA DE PROYECTO:	XXX
dirección:	XXX	FECHA DE EJECUCIÓN:	XXX
Avenida Puerta de Hierro, 3, Madrid Facultad de Veterinaria, Fisiología y Metabolismo		escala: 1:500 no se permite su reproducción sin el consentimiento escrito de la UCM	
ESTADO ACTUAL PLANTA BAJA		00	

autor: Antonio J. Latón Carrasco, arquitecto
 Vicegerencia de Gestión y Organización - Dirección de Obras y Mantenimiento

