


Facultad de Veterinaria  
 Planos de ubicación de desfibriladores  
 Fisiología



UNIVERSIDAD  
**COMPLUTENSE**  
 MADRID

40°26'54.9"N 3°44'15.0"W

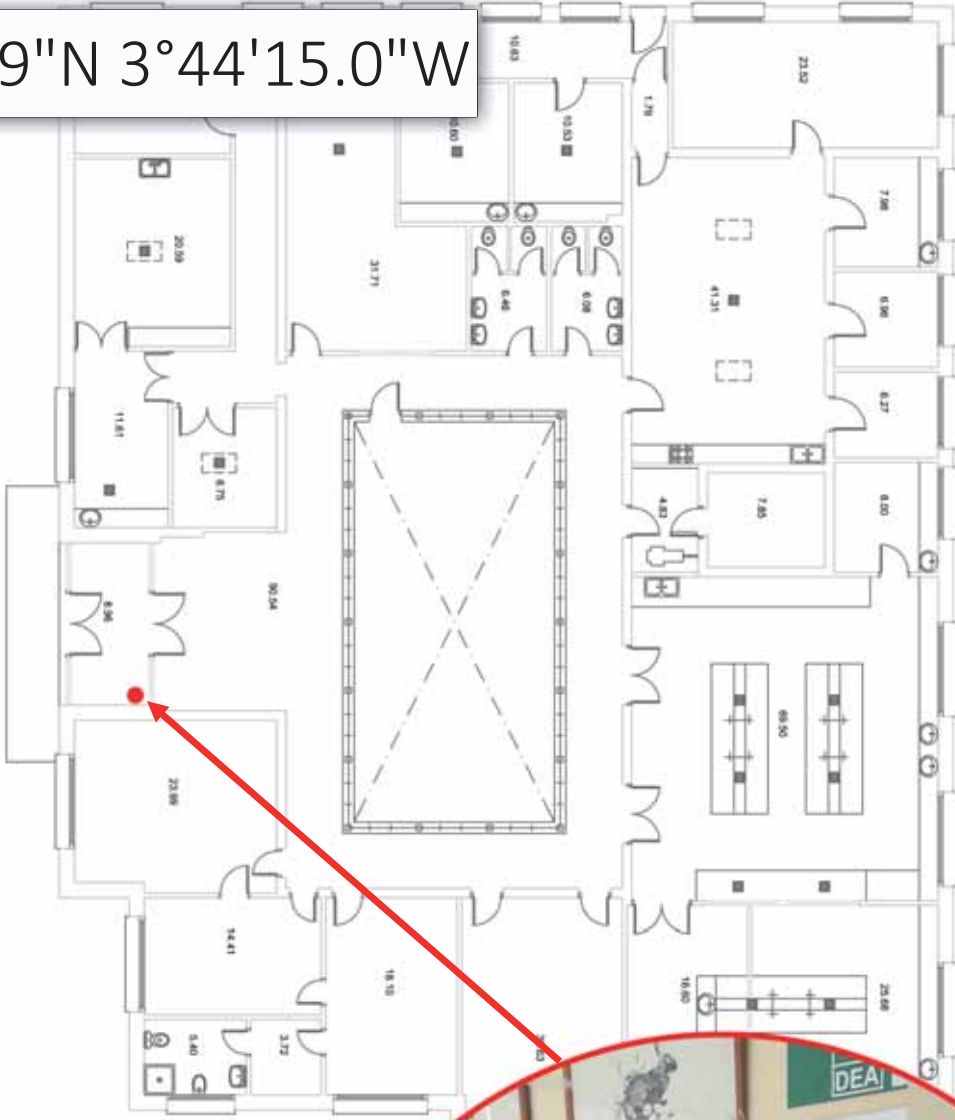

SUPERFICIE CONSTRUIDA ..... 670,54 m<sup>2</sup>



proyecto: XXX  
 XXX  
 XXX

dirección: Avenida Puerta de Hierro, 3, Madrid  
 Facultad de Veterinaria, Edificio Fisiología Animal  
 planta: XXX

ESTADO ACTUAL  
 PLANTA BAJA  
 XXX

autor: Antonio J. Lelion Carrasco, arquitecto  
 Vicegerencia de Gestión y Organización - Dirección de Obras y Mantenimiento

escala: 1:100

00

