


**Facultad de Veterinaria  
Planos de ubicación de desfibriladores  
Instituto de alimentación, planta 0**

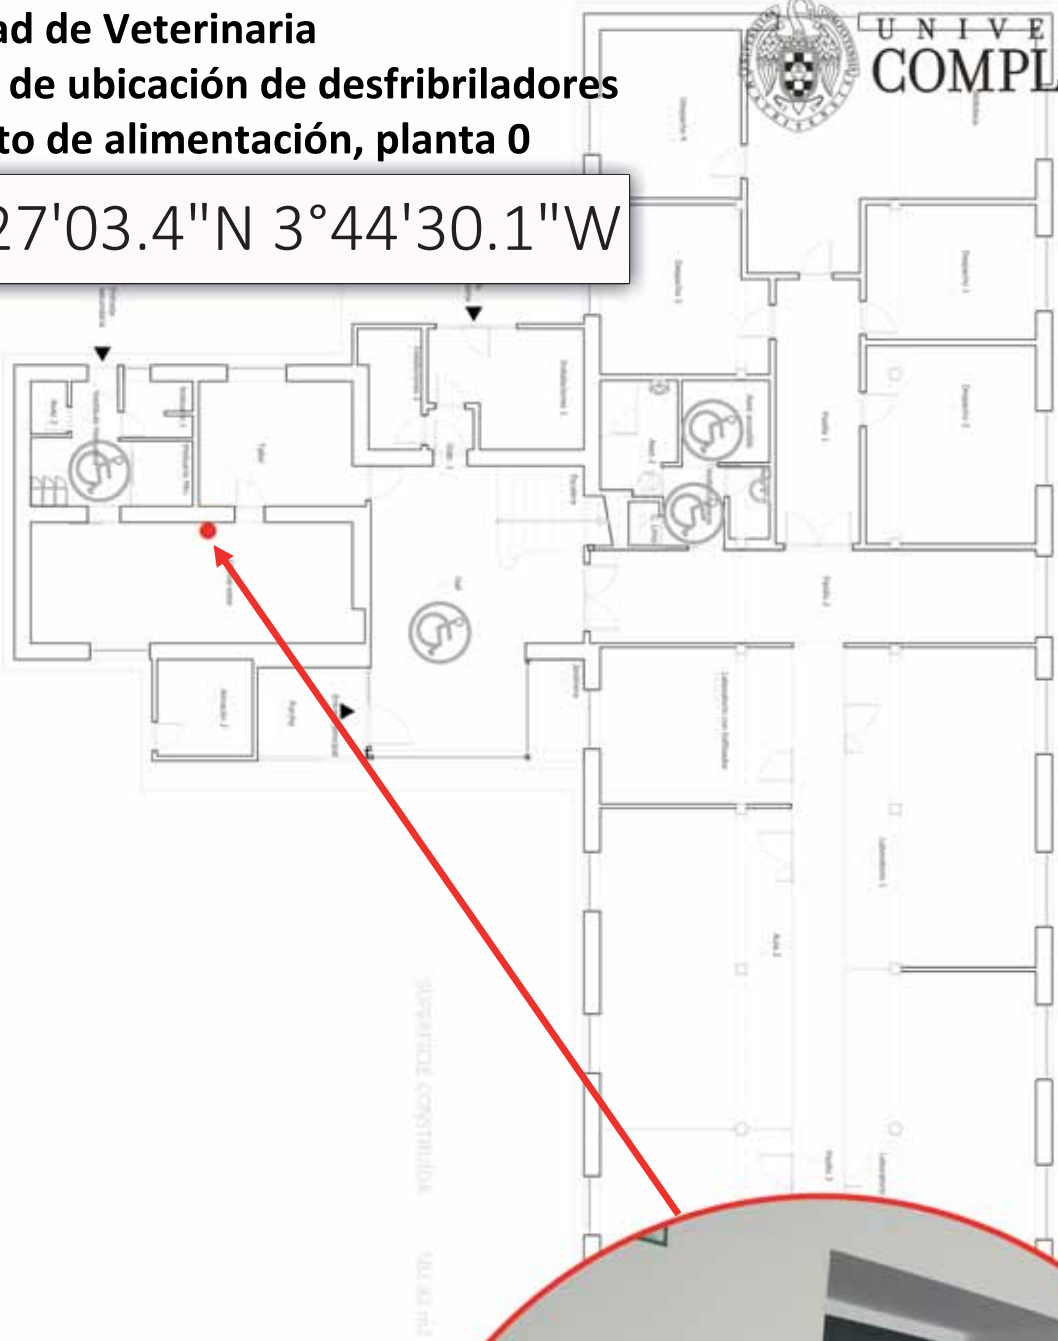

**UNIVERSIDAD  
COMPLUTENSE  
MADRID**

40°27'03.4"N 3°44'30.1"W



proyecto: XXXX  
 XXXX  
 XXXX  
 dirección: Avenida Puerta de Hierro, 3, Madrid  
 Facultad de Veterinaria, Instituto de Alimentación  
 plano: XXXX

ESTADO ACTUAL  
 PLANTA BAJA  
 XXXX  
 autor: Antonio J. Leiton Carrasco, arquitecto

Vicogerencia de Gestión y Organización - Dirección de Obras y Mantenimiento

UNIVERSIDAD COMPLUTENSE DE MADRID



00

código de proyecto: 1-00000000  
 01  
 Abril, 2018  
 XXXX  
 XXXX  
 escala: 1:100  
 autor: Antonio J. Leiton Carrasco, arquitecto